


GASBEHÄLTERTODENPLATTE
DRAUFSICHT

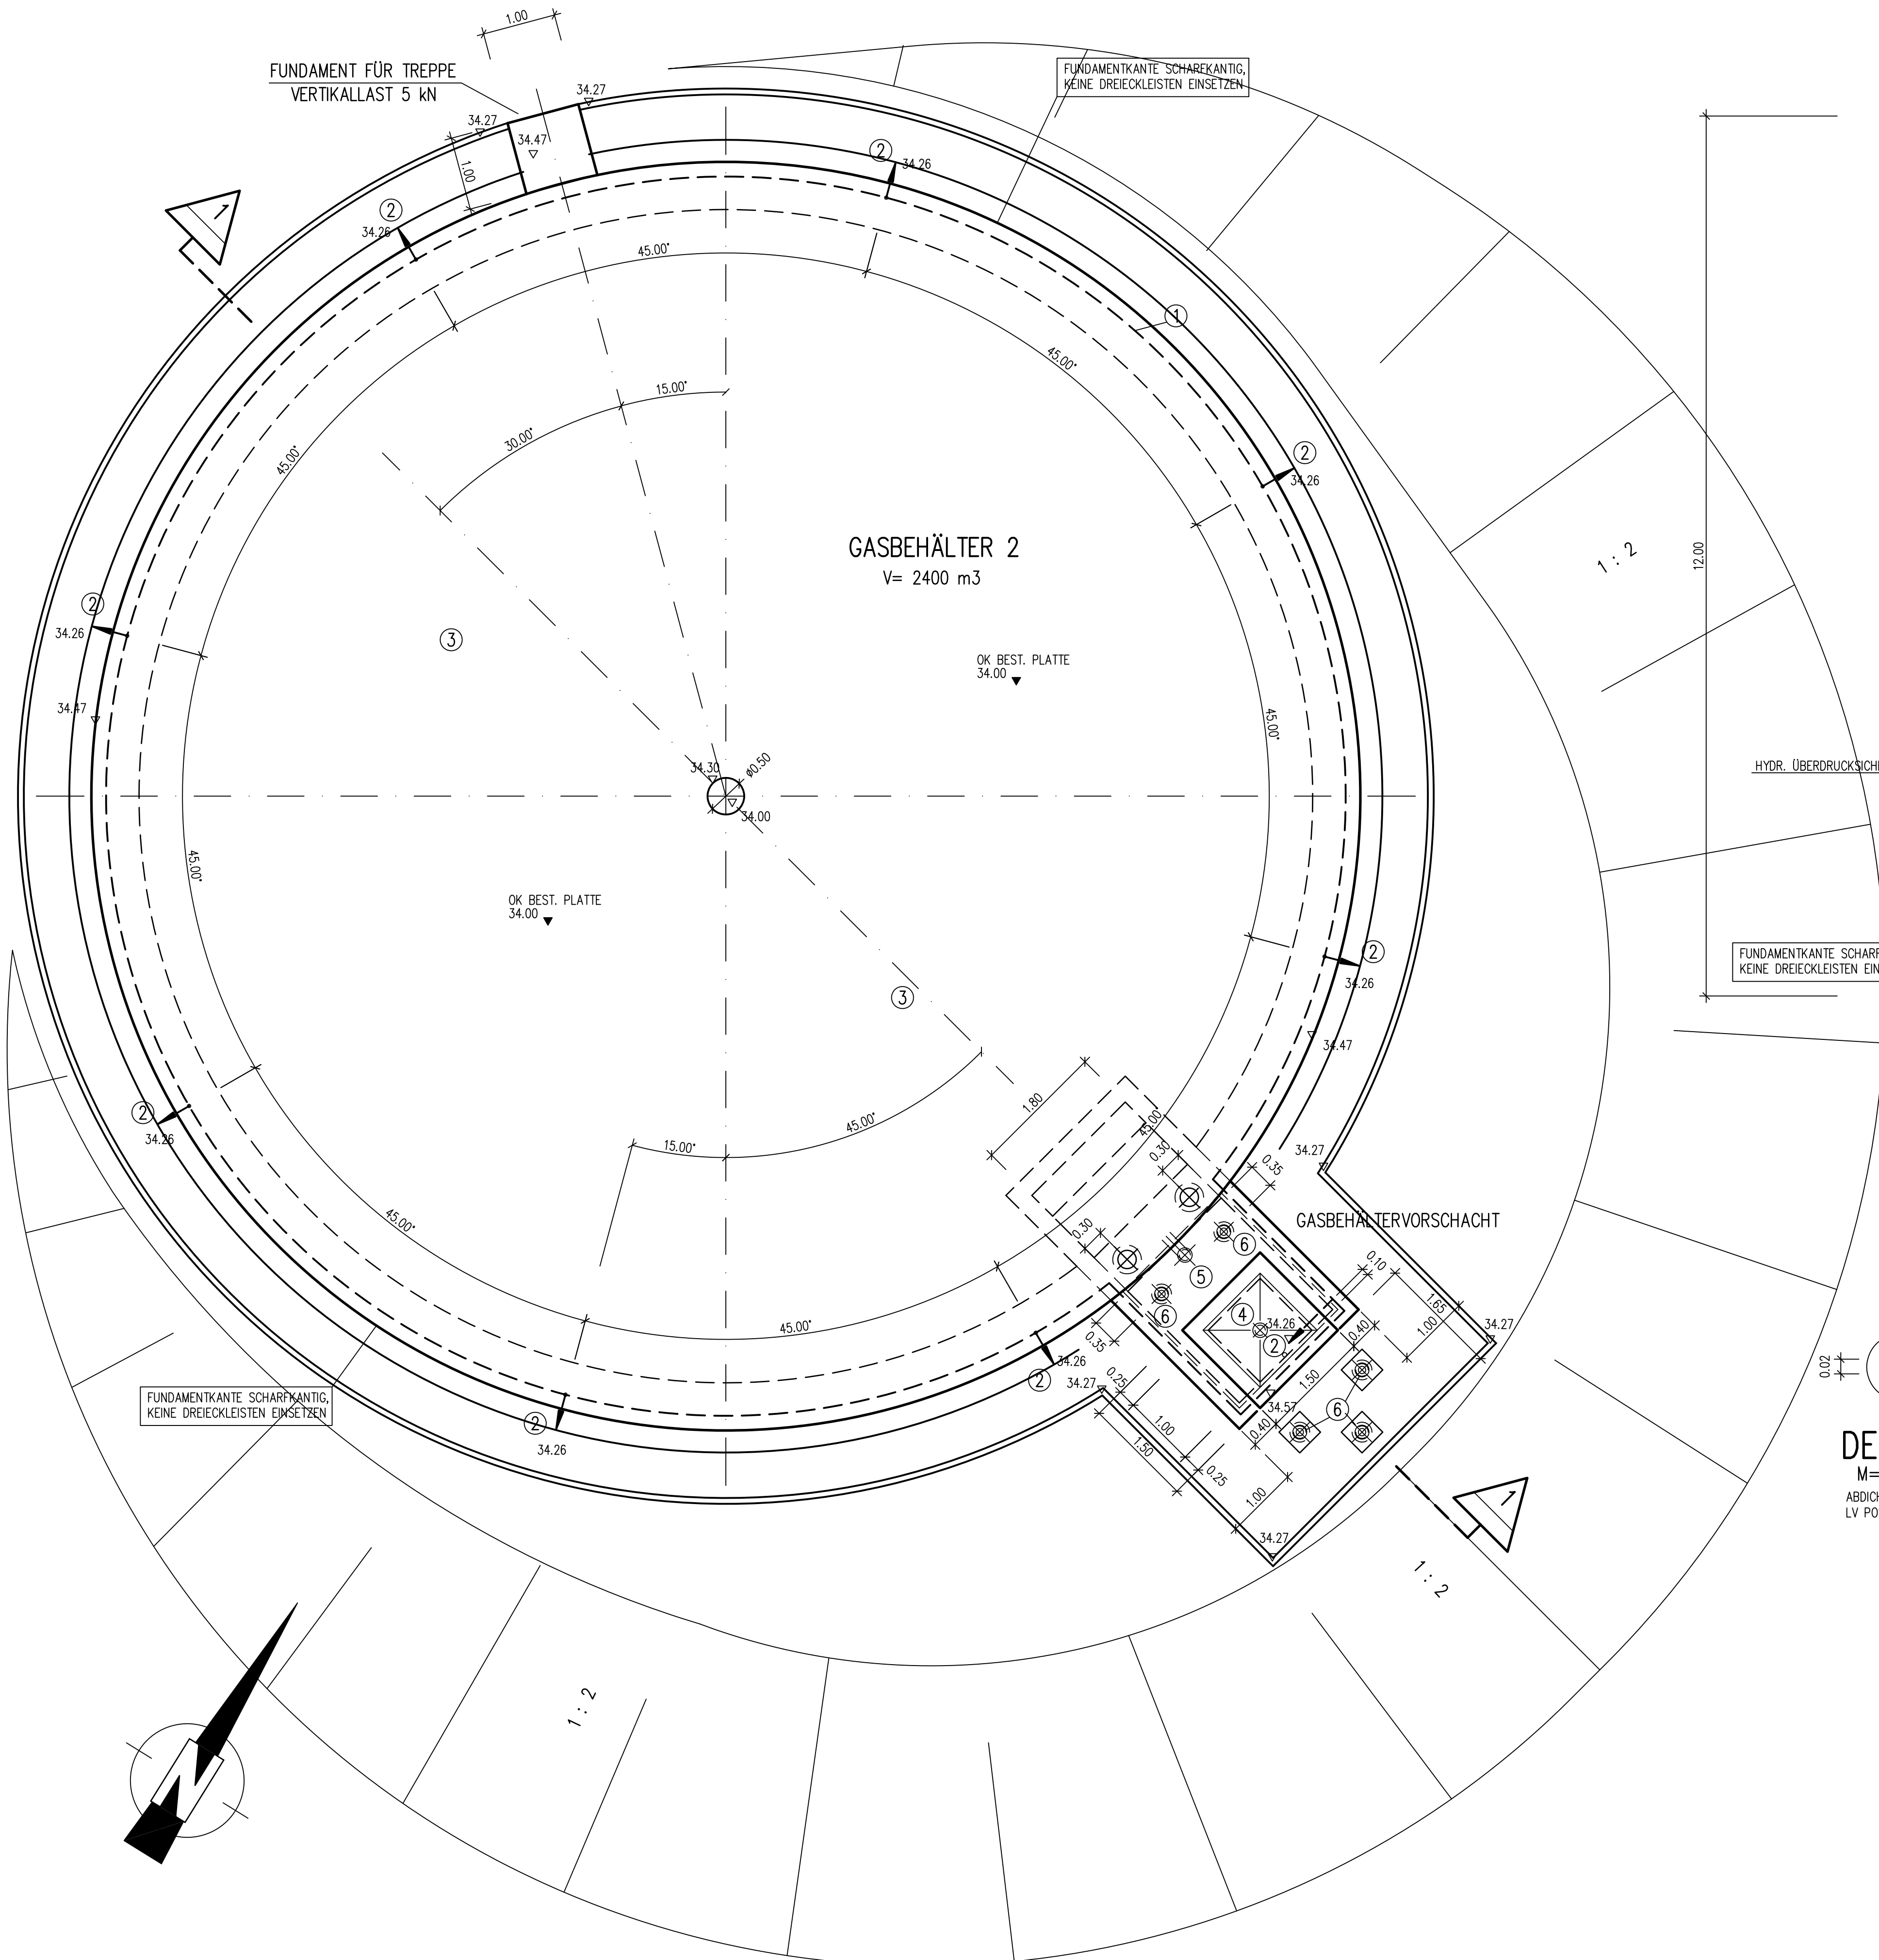


GASBEHÄLTER 1
V= 1500 m³

Bestand Technische Ausrüstung siehe Installationspläne der Maschinenfirmen:		
Firma:	Plan-Nr.:	Datum:
Eisenbau Heilbronn	82.35.598	31.07.2003
Eisenbau Heilbronn	82.35.401	15.10.2003

DETAIL
M=1:10
ABDICHTUNG DER AUSENFUGE
LV POS. 1.2.19.2


GASBEHÄLTERVORSCHACHT
SIEHE PLAN NR. 20080460

GASBEHÄLTERVORSCHACHT
GRUNDRISS

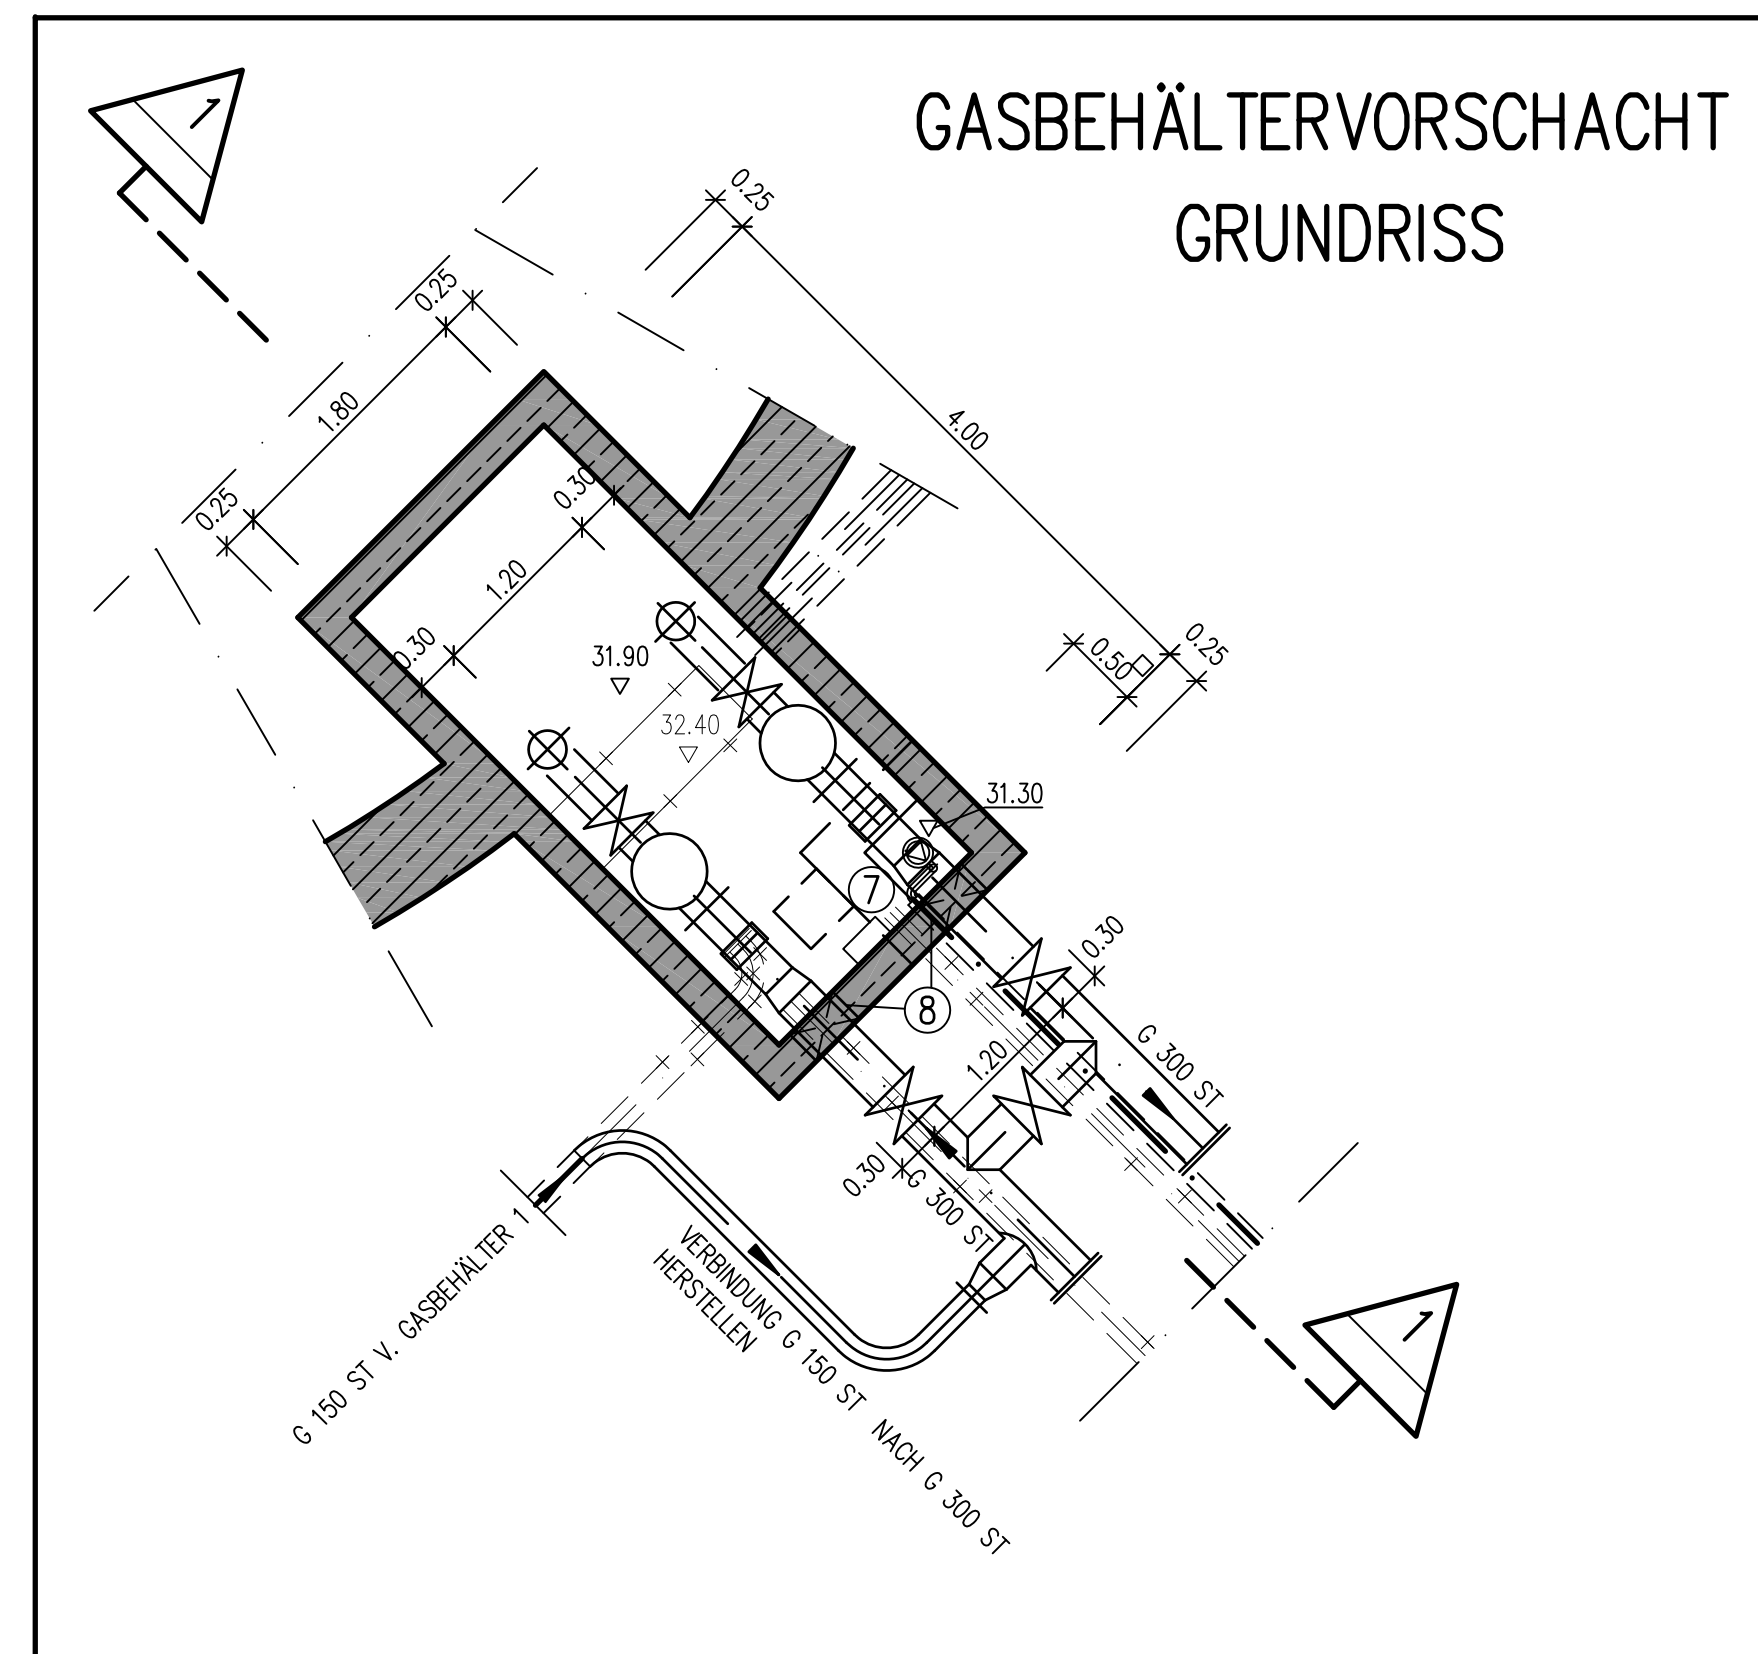


HYDR. ÜBERDRUCKSICHERUNG
FUNDAMENTKANTE SCHARFKANTIG, KEINE DREIECKLEISTEN EINSETZEN

DETAIL
M=1:10
ABDICHTUNG DER AUSENFUGE
LV POS. 1.2.19.2

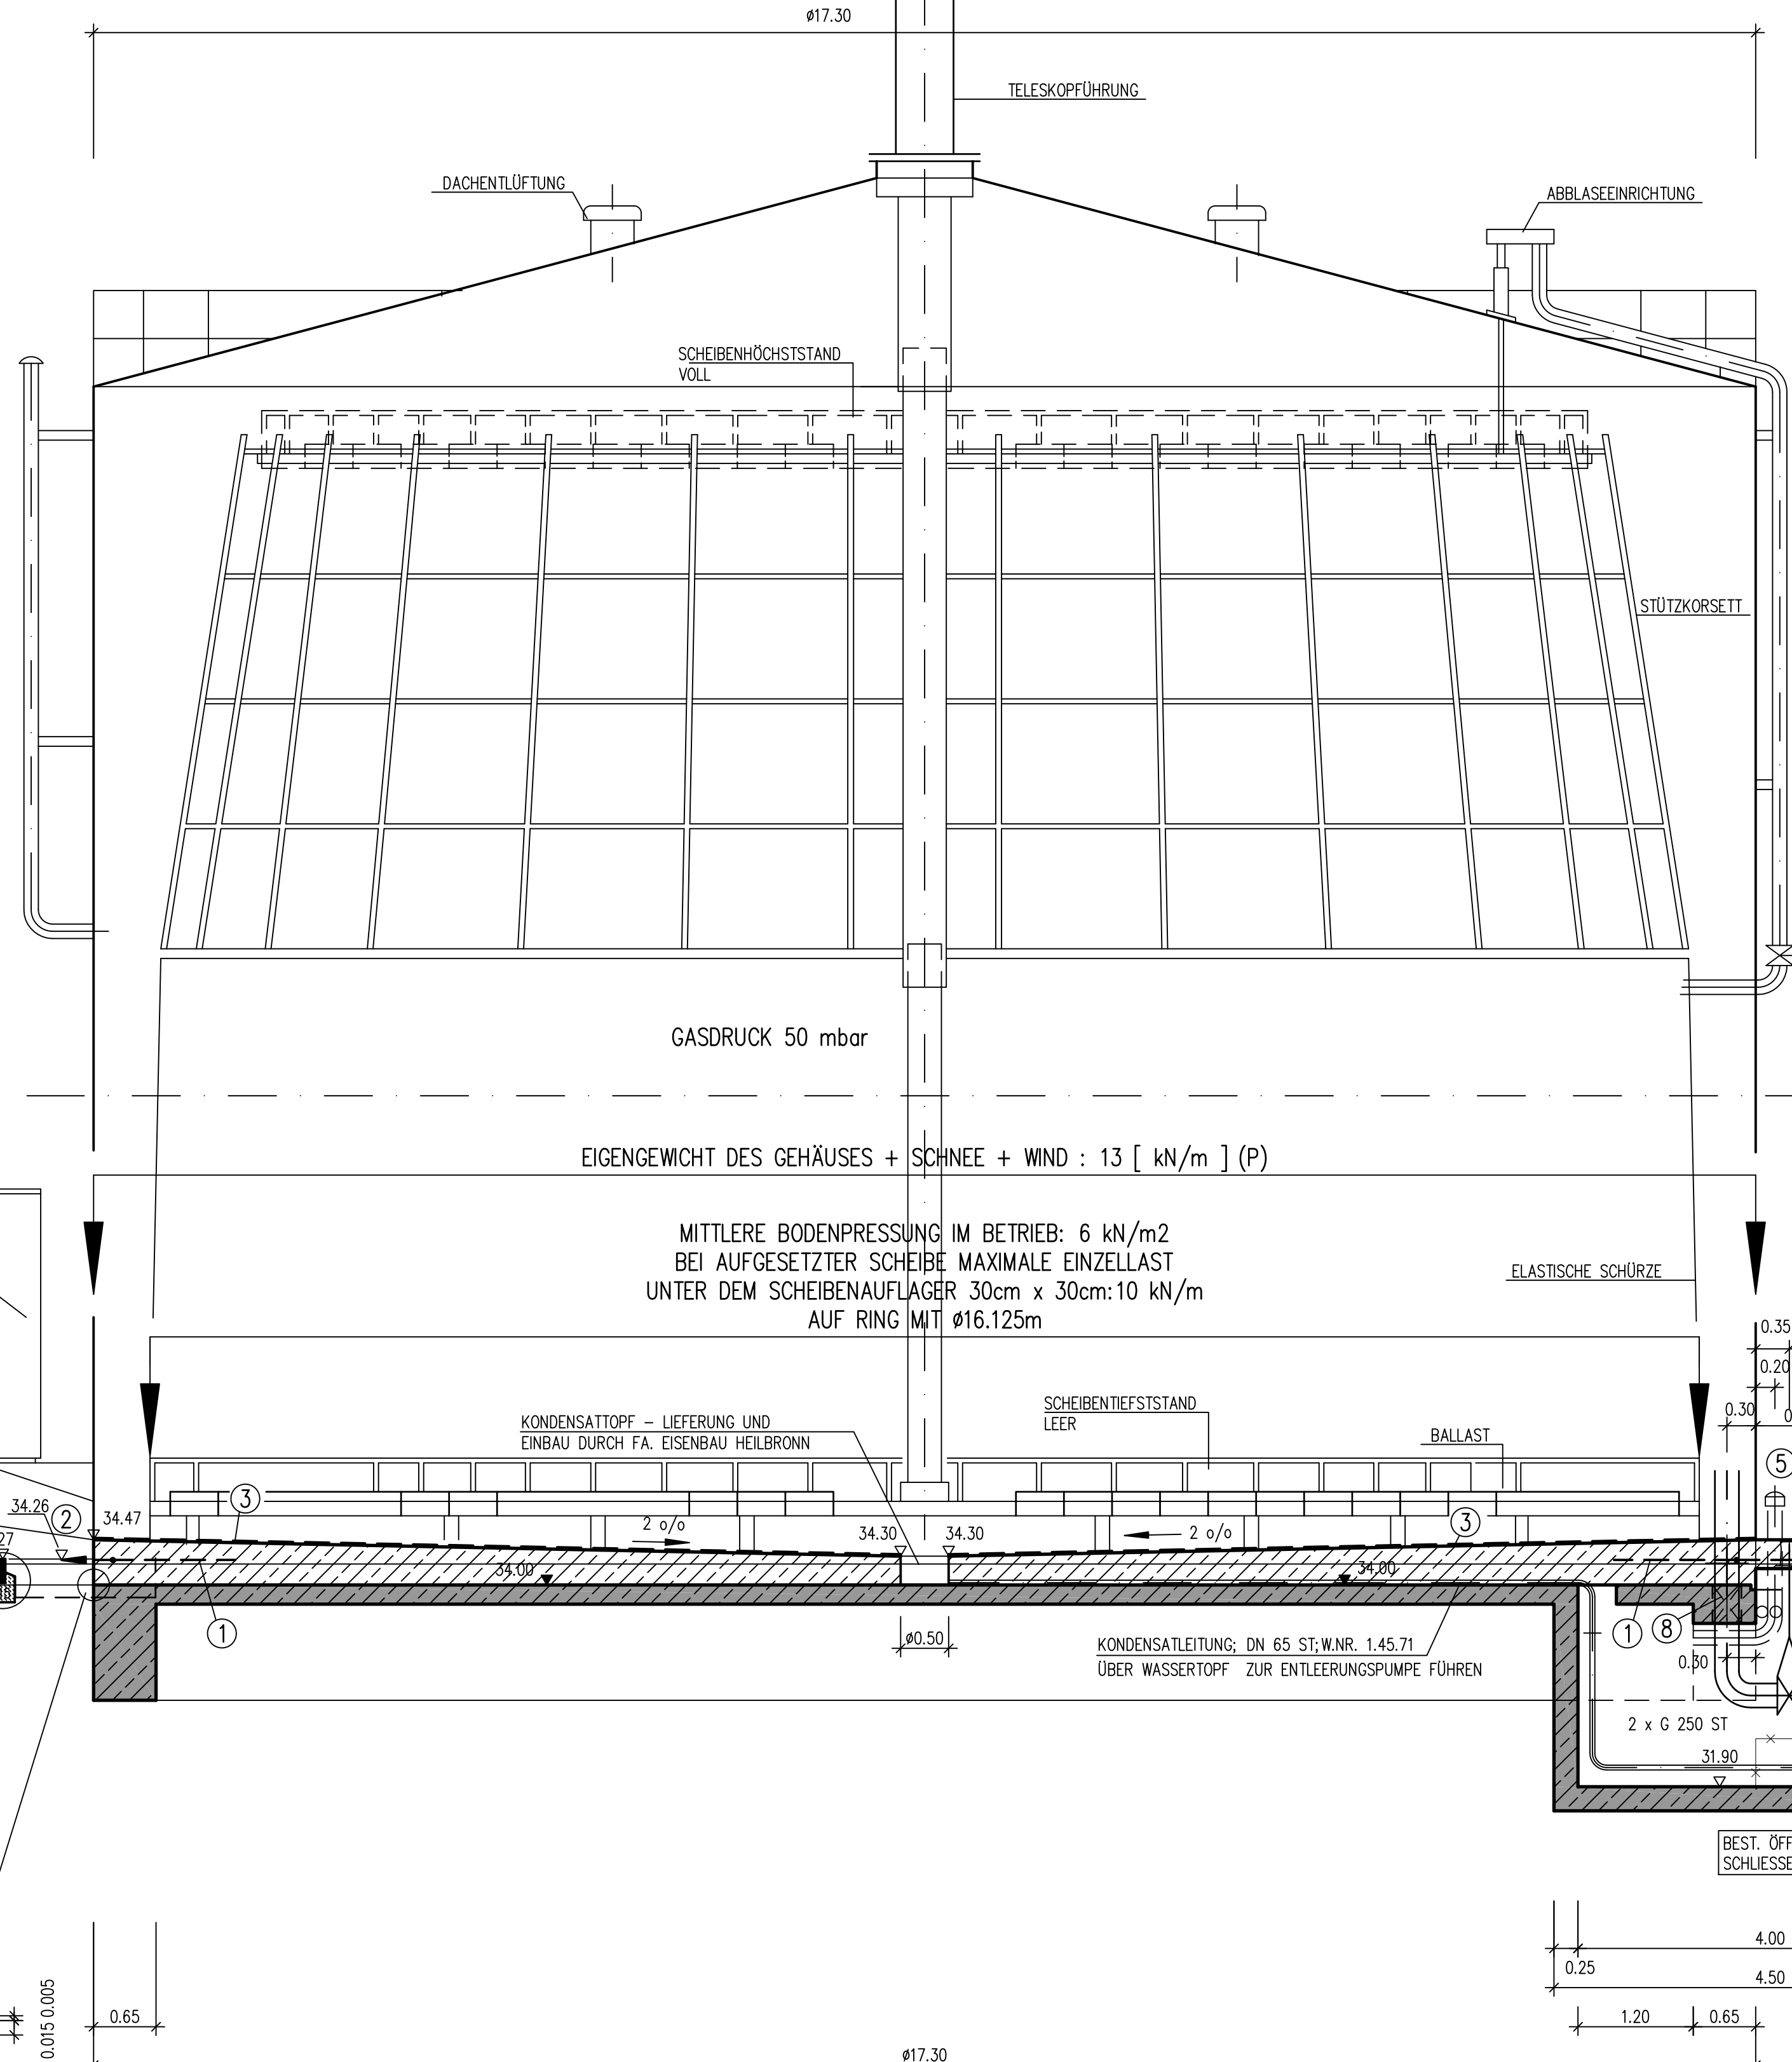

DETAIL
M=1:10

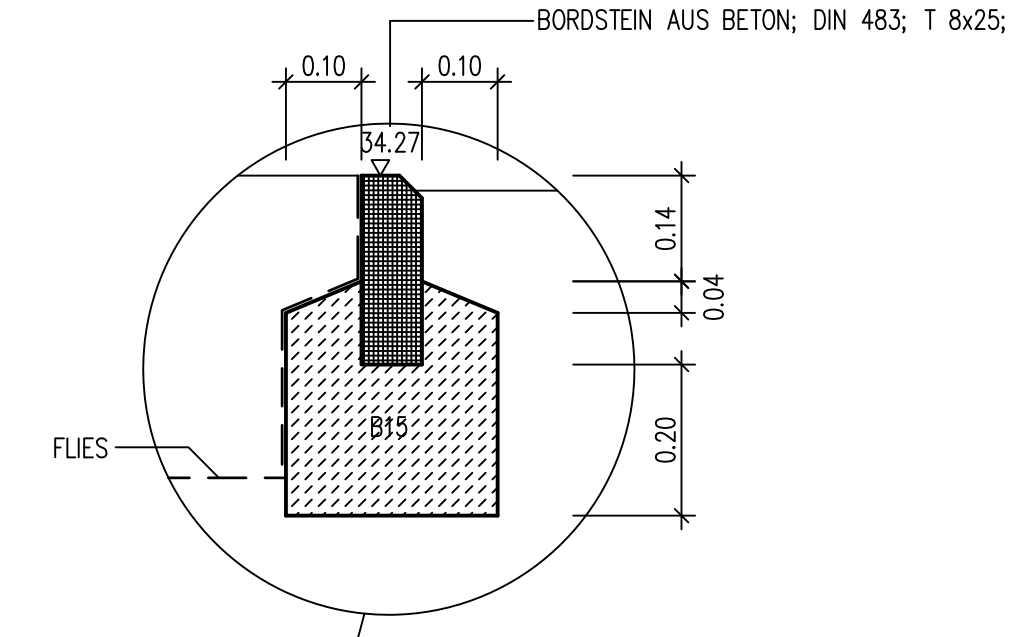

LEGENDE

- 1 FUNDAMENTRER, DIN 48 801-FL 30-ST
- 2 ERDUNGSDURCHFÜHRUNG HD-EP, FAB. HAUFF
- 3 ISOLIERSCICHT 8mm, BITUMENBAHNEN 4mm TYP V60 S4, TALKUMIERT, UNBESANDET, KREUZWEISE VERLEGT, NICHT VERKLEBT,
- 4 SCHACHTABDECKUNG 1.0/1.0, W.-NR. 1.4571, 111/D-ED, FAB. HUBER OD. GLW
- 5 BELÜFTUNGSKAMIN 150 ST W.-NR. 1.4571
- 6 STRASSENKAPPE DIN 4056
- 7 STEIGLEITER W.-NR. 1.4571 FAB. HUBER OD. GLW.
- 8 KERNBÖHRUNG

ZEICHENERKLÄRUNG

- BEST. BAUTEILE
- NEUE BAUTEILE
- ABBRUCH
- BEST. KANÄLE
- AUFZULASSENDE KANÄLE

12	30.04.2009	GfB	Dokumentation:
11	03.12.2003	Eng.	Bordstein und Böschungen;
10	05.08.2003	Eng.	Statiker; Fa. Eisenbau Heilbronn;
9	14.07.2003	Eng.	Lage Treppenfundament nach Angabe EBB; Pumpensumpf nach Angabe Fa. Eisenbau Heilbronn;
8	25.06.2003	Eng.	Angaben Fa. Eisenbau Heilbronn;
7	14.03.2003	Eng.	Planerstellung
Datum	Name	Art der Bearbeitung	

Entsorgungs- und Baubetrieb der Stadt Bamberg
Abwasseranlage

Klärwerk	Gasbehälter 2
Gasbehälter 2 V = 2400 m³	
Auftr. Nr. R 658 08 A	Bearb. Brunner
Plan Nr. 2003 0112	Gez. Engert
Maßstab 1: 50	Gepr. Vorhabensdgr EBB Bamberg

Blatt: 11.2

Ingenteurbüro Müller
Königsstraße 78
D-90461 Nürnberg
Tel. 0911 51990-0
Fax: 0911 51990-80
müller@müller.de
www.btmiller.de
M. Müller
Nürnberg, 05.08.2003