


ZEICHENERKLÄRUNG

- Bestand
- Neu
- Umbau
- Straßen und Wege neu
- Abbruch
- Erweiterung
- Auflassen
- Bestehende Kanäle
- Neue Kanäle
- Abzubrechende Kanäle
- Aufzulassende Kanäle
- Bestehende Betriebswasserfgr. mit U-Hydrant
- Neue Betriebswasserfgr. mit U-Hydrant
- Bestehende Trinkwasserleitung
- Neue Trinkwasserleitung

- Bestehende Kabeltrasse
- Neue Kabeltrasse
- Bestehende Kabelleerrohre mit Kabelschacht
- Neue Kabelleerrohre mit Kabelschacht und Anzahl der Kabelleerrohre

6 - 6

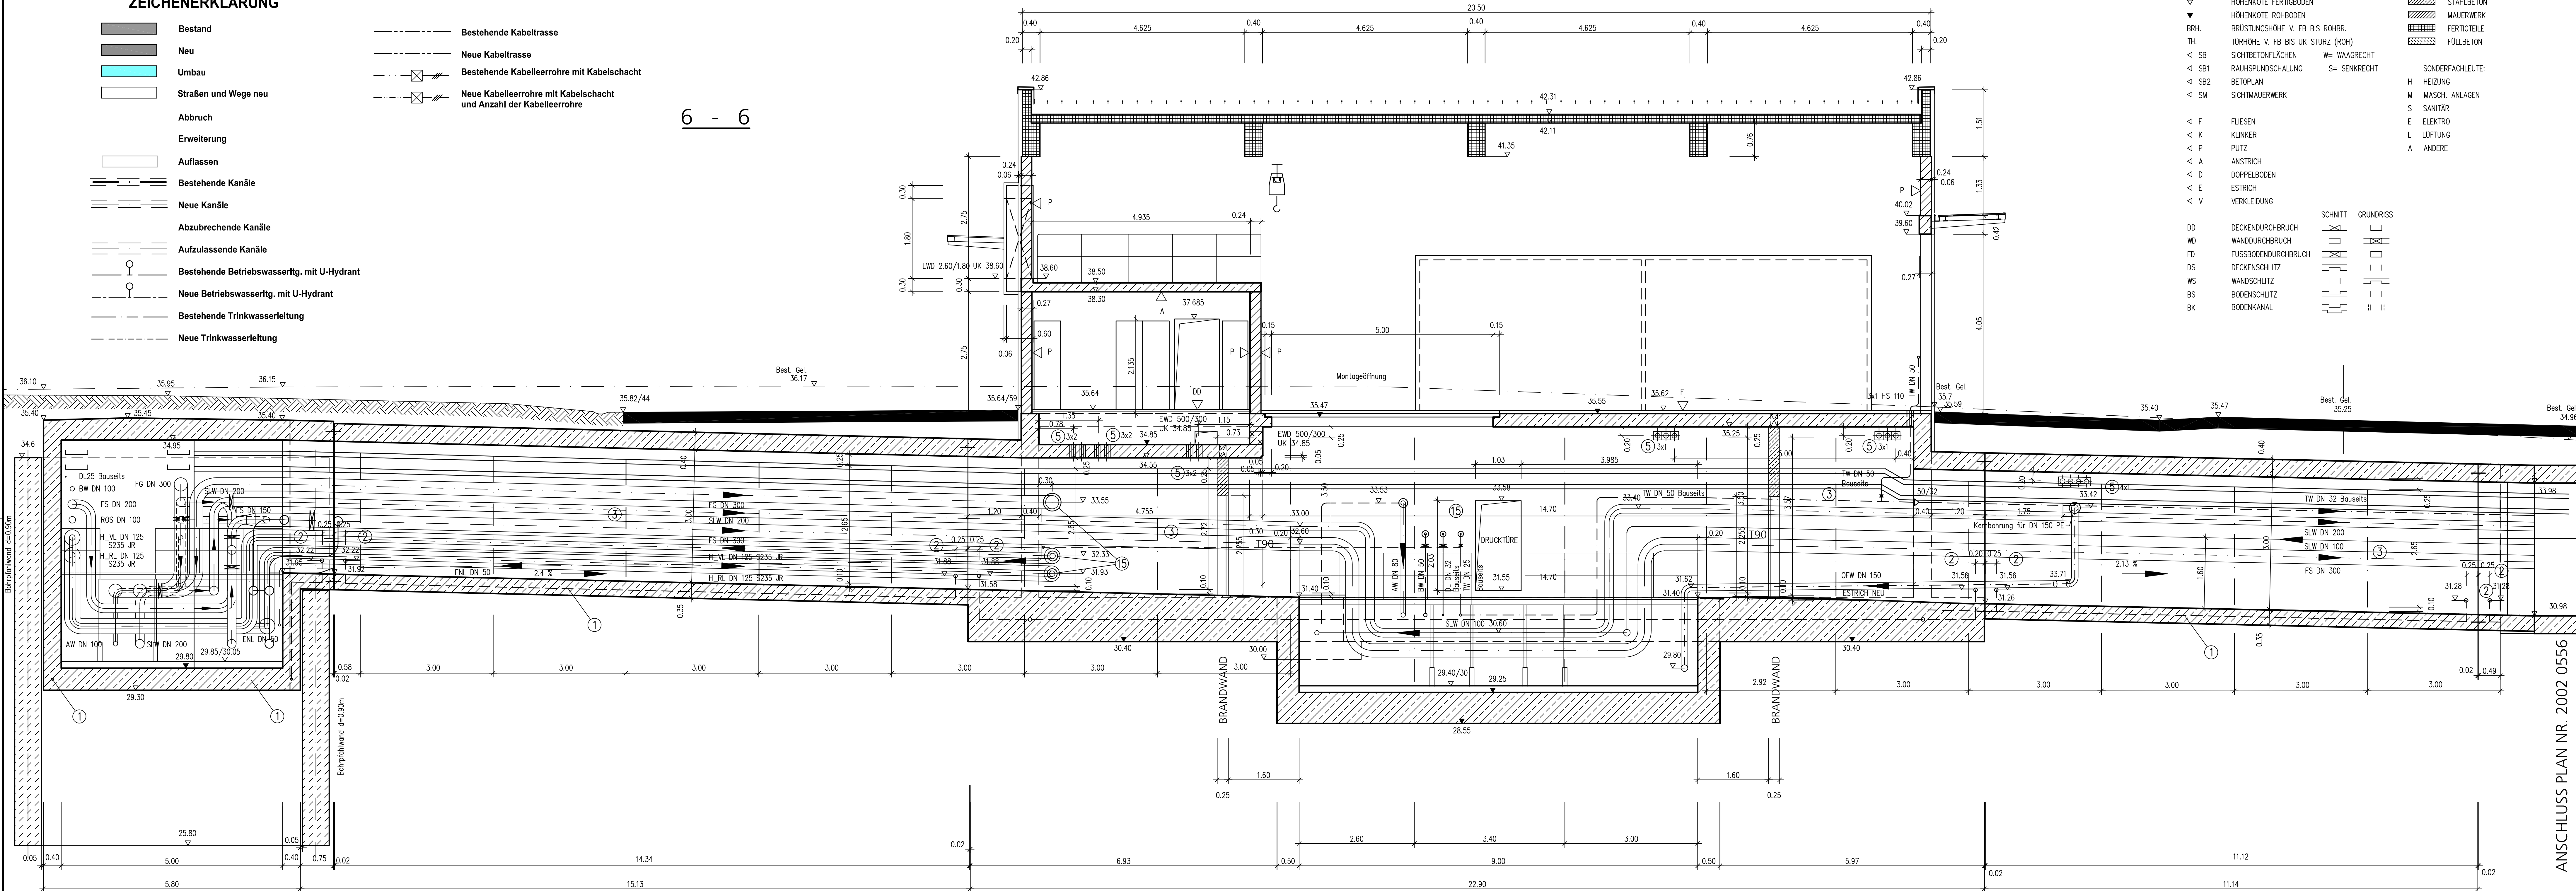

- HÖHENKOTE FERTIGBODEN
- HÖHENKOTE ROHBODEN
- BRÜSTUNGSHÖHE V. FB BIS ROHR.
- TÜRSHÖHE V. FB BIS UK STÜTZ (ROH)
- SCH. SICHTBETONFLÄCHEN
- RAHMENFÜHRUNGSHÖHE
- BETOPLAN
- SICHTMAUERWERK
- FLIESEN
- KLINKER
- PUTZ
- ANSTRICH
- DOPPELBODEN
- ESTRICH
- VERKLEIDUNG
- STAHLBETON
- MAUERWERK
- FERTIGTEILE
- FÜLLBETON
- HEIZUNG
- MASCH. ANLAGEN
- SANITÄR
- ELEKTRO
- LÜFTUNG
- ANDERE
- SCHNITT
- GRUNDRISS
- DECKENDURCHBRUCH
- WANDDURCHBRUCH
- FÜßBODENDURCHBRUCH
- DECKENSCHUTZ
- WANDSCHUTZ
- BODENSCHUTZ
- BODENKANAL

ANSCHLUSS PLAN NR. 2002 0556

B - B

A - A

Legende

- Fundamenterde, DIN 48 801-FL 30-ST
- Erddurchführung HDE-P, Fab. Hauff o.glw.
- Ankerschienen Hellen 1624-4122 o. glw.
- Ankerschienen Hellen HTA 28/15 o. glw.
- Hauff Kabeldurchführung HS 110 o.glw.

Alle Rohrleitungen ohne Materialkennzeichnung sind in Edelstahl W.Nr. 1.4571 zu verlegen!

Höhenangaben m.ü.NN nach alten System

Datum	Name	Art der Bearbeitung
23.11.06.2013	DEN	Brandschutz eingearbeitet
22.09.2012	DEN	SLW DN 100 ergl.
21.05.2010	DEN	Stalder, Kaminfundament und Bodenplatte Außenanlagen zur Bauausführung freigegeben
15.12.2009	DEN	Kaminfundament im Schnitt 4 ergl.
23.11.2009	DEN	OFW-Lösung Oberfläche ergl.
30.07.2009	DEN	UK Fenster in Süd- und Westwand auf 37.84 gel., Aussparung 1.000/50 auf UK 35.42 gel. Lüftung 2.60/1.80 Rahmen in Stahlbeton (Oswand), Ringanker gel.
13.07.2009	DEN	Maueranschlüssen in Stützen gel.
07.07.2009	DEN	Stalder, Bauwerk zur Bauausführung freigegeben
29.06.2009	DEN	Rohrleitungen nach Angaben EBB gel.
18.06.2009	DEN	Abstimmung mit Architekt
16.06.2009	DEN	Abstimmung mit John Becker Ingenieure
25.05.2009	DEN	Dachneigung und Gebäudeschluß gel.
20.04.2009	DEN	Anschluss an best. Installationsgang gel., Stalder, Bodenplatte zur Bauausführung freigegeben
16.04.2009	DEN	Aussparungen ergl.
18.03.2009	GdH	Auflagerkonsolle für Kranbahn höhenmäßig geändert

Gerinnebeton erst nach Montage der Einbauteile einbringen!
Fundamenterde nach VDE - Vorschriften 0100, 0185 und 0190!

Alle Maße sind Fertigmaße einschließlich Estrich, soweit vorgesehen.
Alle sichtbaren Ecken und Kanten leicht brechen.

Grundwasserspiegel
Höchst-Hochwasserspiegel
Auftriebsicherheit

231.2 m ü. NN
HW 100 235.18 m ü. NN
235.60 m ü. NN

Entsorgungs- und Baubetrieb der Stadt Bamberg

Abwasseranlage

Kläranlage

Gasmaschinenhaus mit Installationsgang
Schnitte 4, 6, 8
Ausführung

Auflr.Nr. R 668 15 A
Plan Nr. 2008 0290
Maßstab 1:50

Bearb. Brunner
Gez. Dennerken
Gepr.

Vorhabensleiter
EBB Bamberg

Ingenieurbüro Müller
Königsstraße 78
D-90461 Nürnberg
Tel. 0911 51990-0
Fax. 0911 51990-80
müller@imiller.de
www.imiller.de
Nürnberg, 31.07.2008

h/b = 841/1189 mm
vorlage:cb
AutoCAD 2000

4 - 4

8 - 8

