

▽	HÖHENKOTE FERTIGBODEN	STÄHLBETON
▼	HÖHENKOTE ROHBODEN	MAUERWERK
BRH:	BRÜSTUNGSHÖHE V. FB BIS ROHR:	FERTIGTEILE
TH:	TÜRSHÖHE V. FB BIS UK STURZ (ROH)	FÜLLBETON
◁ SB	SICHTBETONFLÄCHEN	W= WAAGRECHT
◁ SB1	RAUHPUNDSCHALUNG	S= SENKRECHT
◁ SB2	BETOPPLAN	SONDERFACHLEUTE:
◁ SM	SICHTMAUERWERK	H HEIZUNG
		M MASCH. ANLAGEN
		S SANITÄR
◁ F	FLIESEN	E ELEKTRO
◁ K	KLINKER	L LÜFTUNG
◁ P	PUTZ	A ANDERE
◁ A	ANSTRICH	
◁ D	DOPPELBODEN	
◁ E	ESTRICH	
◁ V	VERKLEIDUNG	

	SCHNITT	GRUNDRISS
DD	DECKENDURCHBRUCH	
MD	WANDDURCHBRUCH	
FD	FUSSBOGENDURCHBRUCH	
DS	DECKENSCHUTZ	
WS	WANDSCHUTZ	
BS	BODENSCHUTZ	
BK	BODENKANAL	

ZEICHENERKLÄRUNG

	Bestand
	Neu
	Umbau
	Straßen und Wege neu
	Abbruch
	Erweiterung
	Auffassen
	Bestehende Kanäle
	Neue Kanäle
	Abzubrechende Kanäle
	Aufzulassende Kanäle
	Bestehende Betriebswasserlfg. mit U-Hydrant
	Neue Betriebswasserlfg. mit U-Hydrant
	Bestehende Trinkwasserleitung
	Neue Trinkwasserleitung
	Bestehende Kabeltrasse
	Neue Kabeltrasse
	Bestehende Kabellerohre mit Kabelschacht
	Neue Kabellerohre mit Kabelschacht und Anzahl der Kabellerohre



Legende

- 1 Fundamenterde, DIN 48 801-FL 30-ST
- 2 Erdungsdurchführung HDE-P, Fab. Hauff o.glw.
- 3 Ankerschiene Halften H2A-41/22 o. glw.
- 4 Ankerschiene Halften HTA 28/15 o. glw.
- 5 Hauff Kabeldurchführung HS 110 o.glw.


Alle Rohrleitungen ohne Materialkennzeichnung sind in Edelstahl W.Nr. 1.4571 zu verlegen!

Höhenangaben m.ü.NN nach alten System

13 - 13

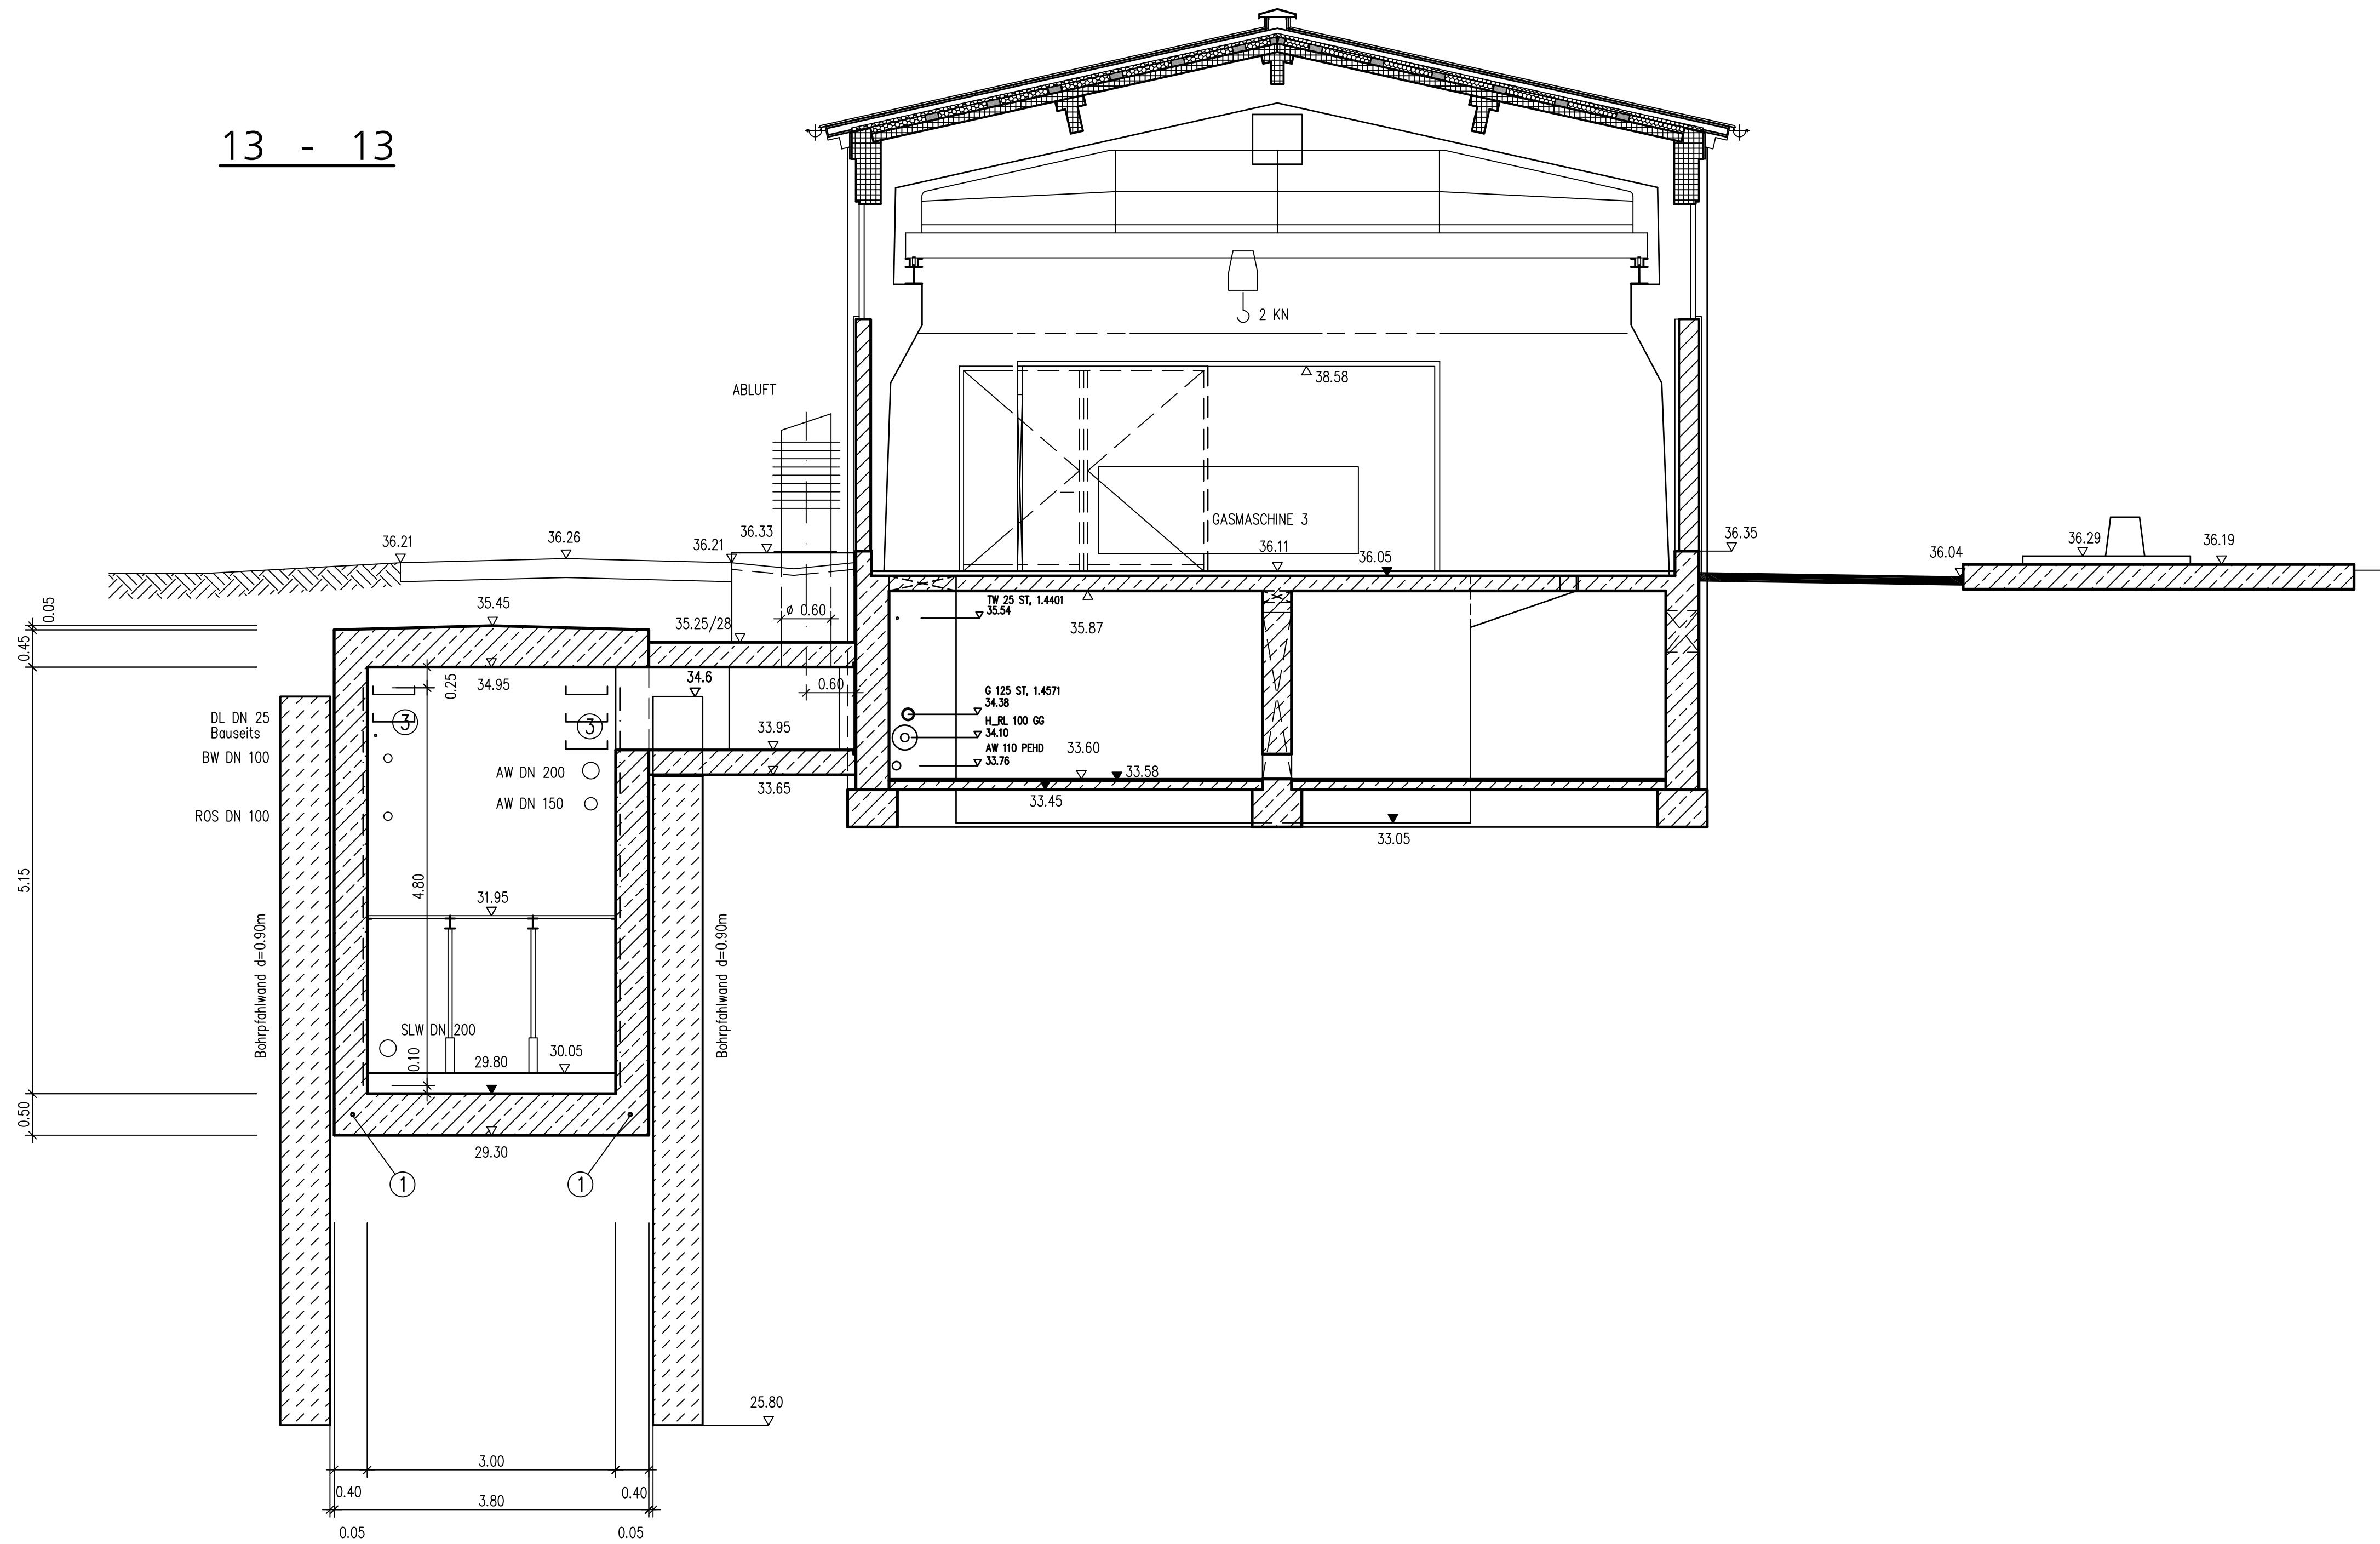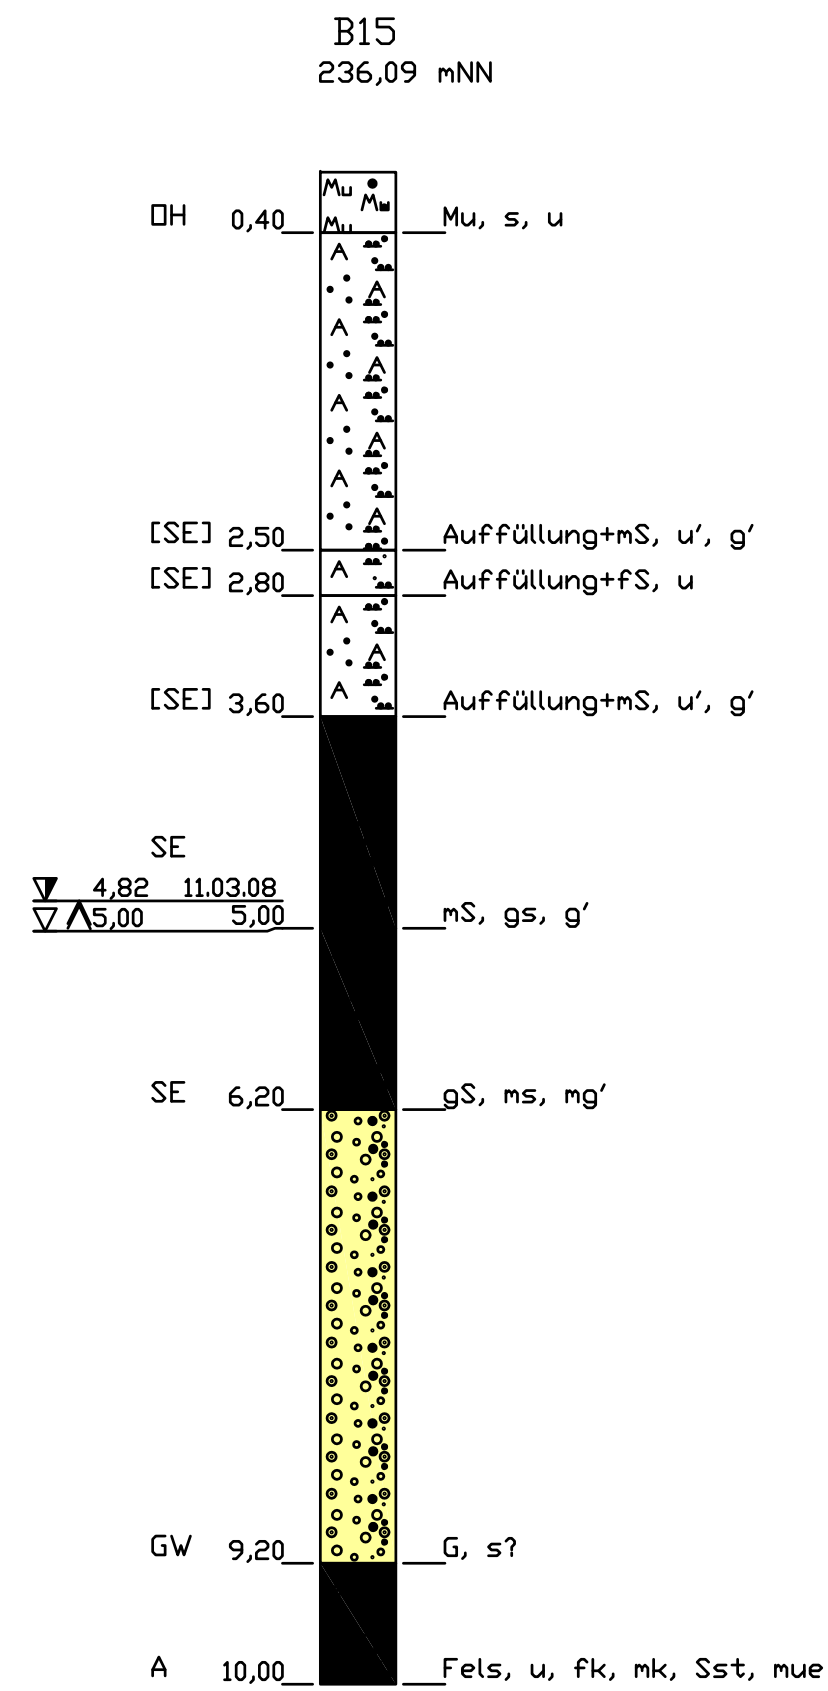

14 - 14

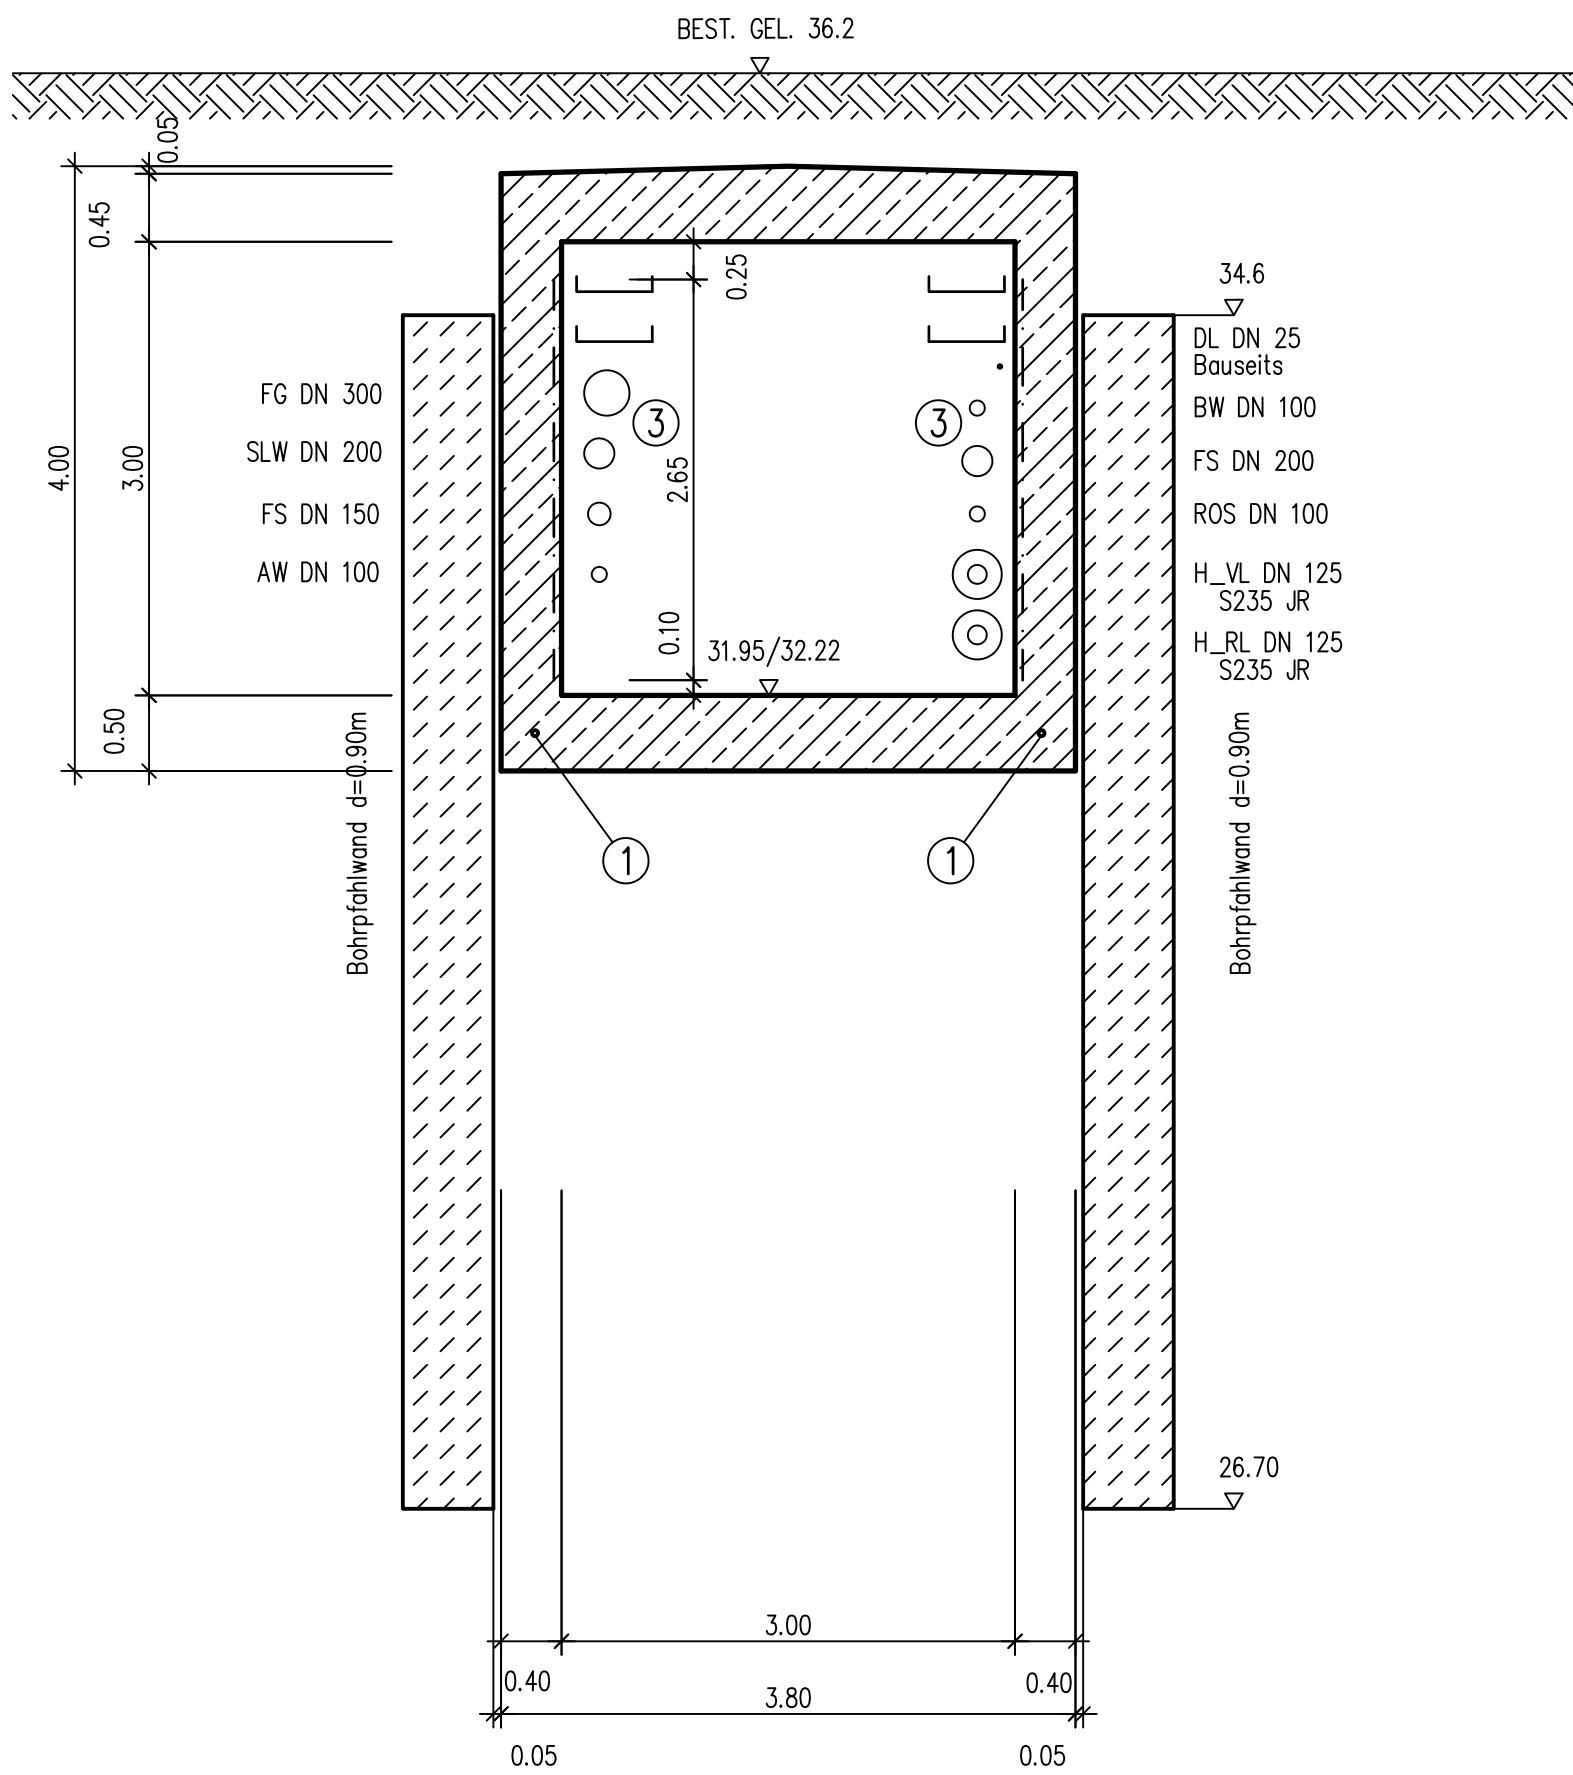

19			
18			
17			
16			
15			
14			
13	06.10.2009	DEN	Verbindungskanal Altes GWH IG - Stiller
12	29.06.2009	DEN	Rohrleitungen nach Angaben EBB gel.
11	06.10.2008	DEN	Bohrpfahl Nr. 114 Lagemäßig gel., Bohrpfähle Nr. 63 bis 107 in der Länge gel.
10	01.09.2008	DEN	Stiller, zur Bauausführung freigegeben
9			
8			
7			
6			
5			
4			
3			
2			
1	01.07.2008	DEN	Planerstellung
Datum	Name	Art der Bearbeitung	
Gerinnebeton erst nach Montage der Einbauteile einbringen !			
Fundamenterde nach VDE - Vorschriften 0100, 0185 und 0190 !			
Alle Maße sind Fertigmaße einschließlich Estrich, soweit vorgesehen.			
Alle sichtbaren Ecken und Kanten leicht brechen.			
Grundwasserspiegel		231,2	m ü. NN
Höchster Hochwasserspiegel		HW 100 235,18	m ü. NN
Auftriebssicherheit		235,60	m ü. NN

Entsorgungs- und Baubetrieb der Stadt Bamberg

Abwasseranlage		
Kläranlage	Gasmaschinenhaus mit Installationsgang	
	Schnitte 13, 14	
	Ausführung	
Auftr.Nr. R 668 15 A	Bearb. Brunner	
Plan Nr. 2008 0312	Gez. Dennerlein	
Maßstab 1: 50	Gepr.	
	Vorhabenleiter EBB Bamberg	

Blatt: 11.13

Ingenteurbüro Müller
Kindingstraße 78
D-90491 Nürnberg
Tel. 0911 51990-0
Fax: 0911 51990-80
müller@imiller.de
www.imiller.de

miller ingenieurbüro

Nürnberg, 31.07.2008.