



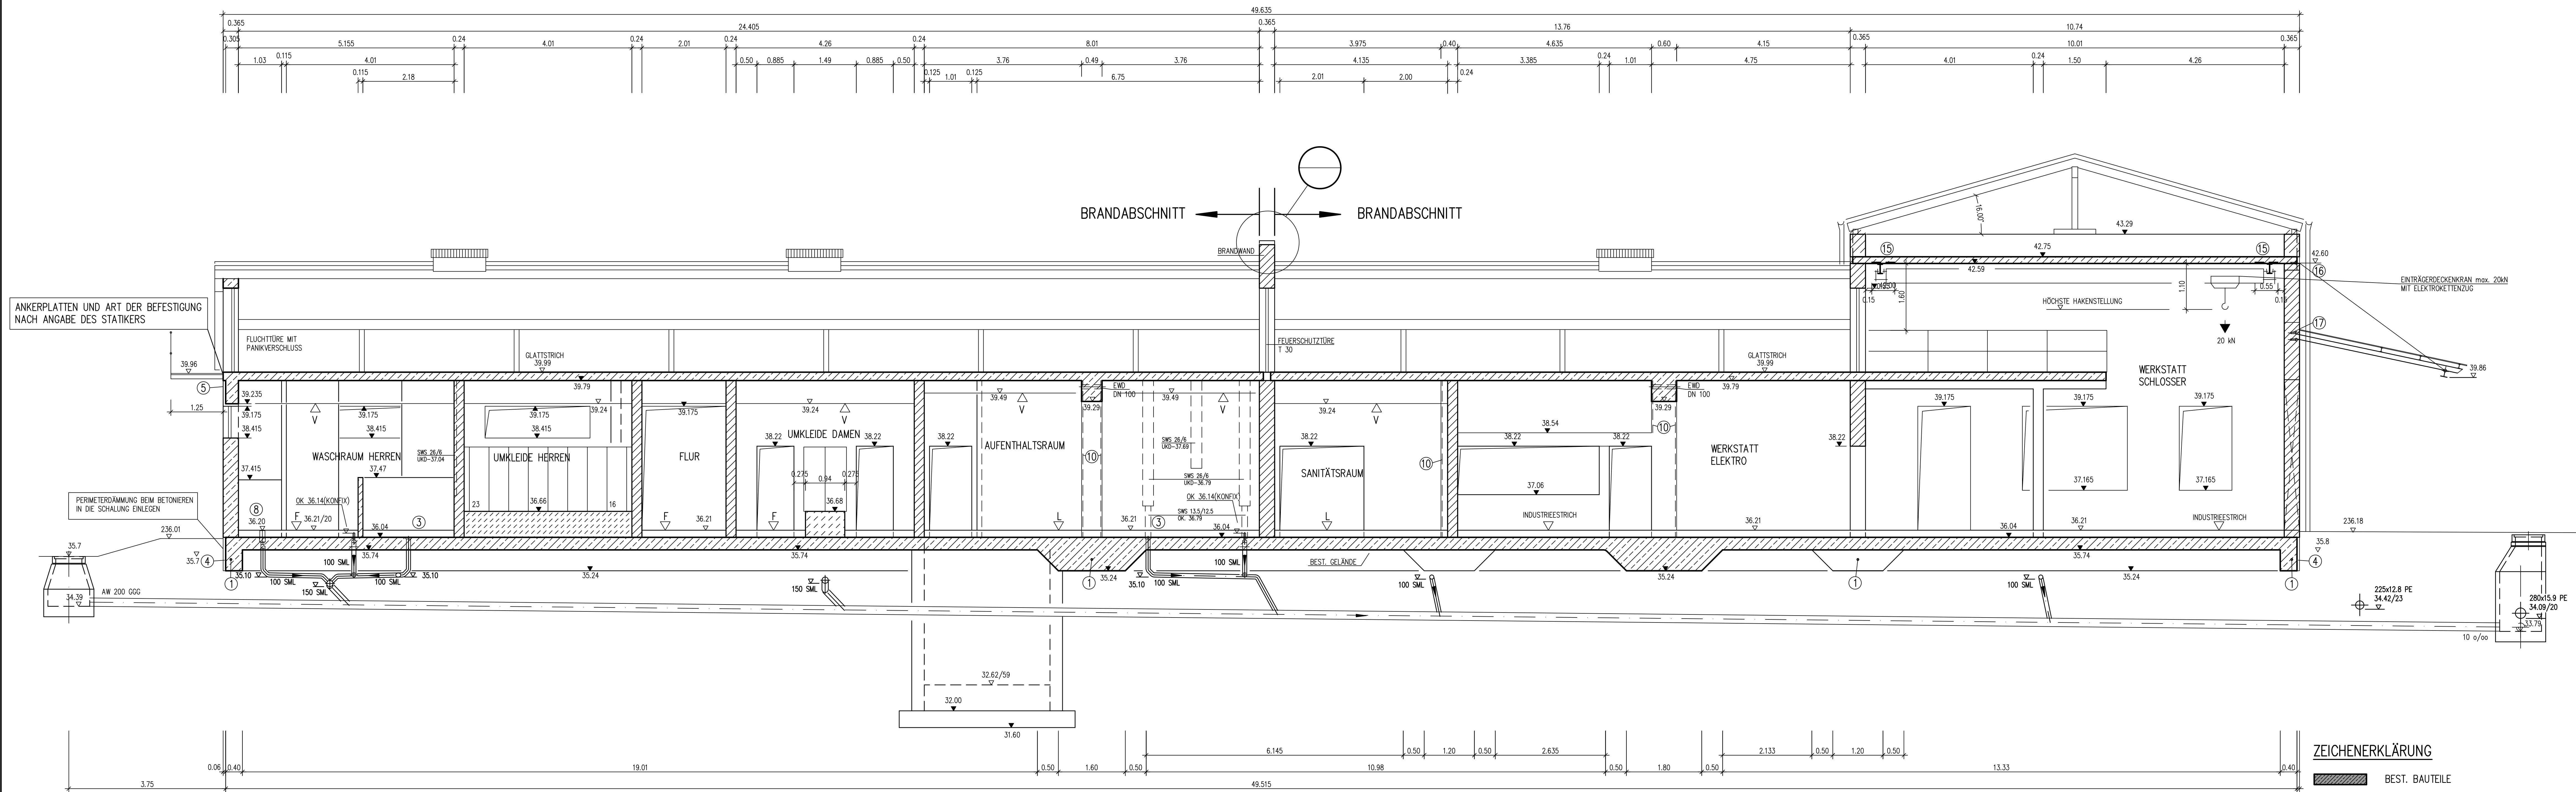

13 - 13

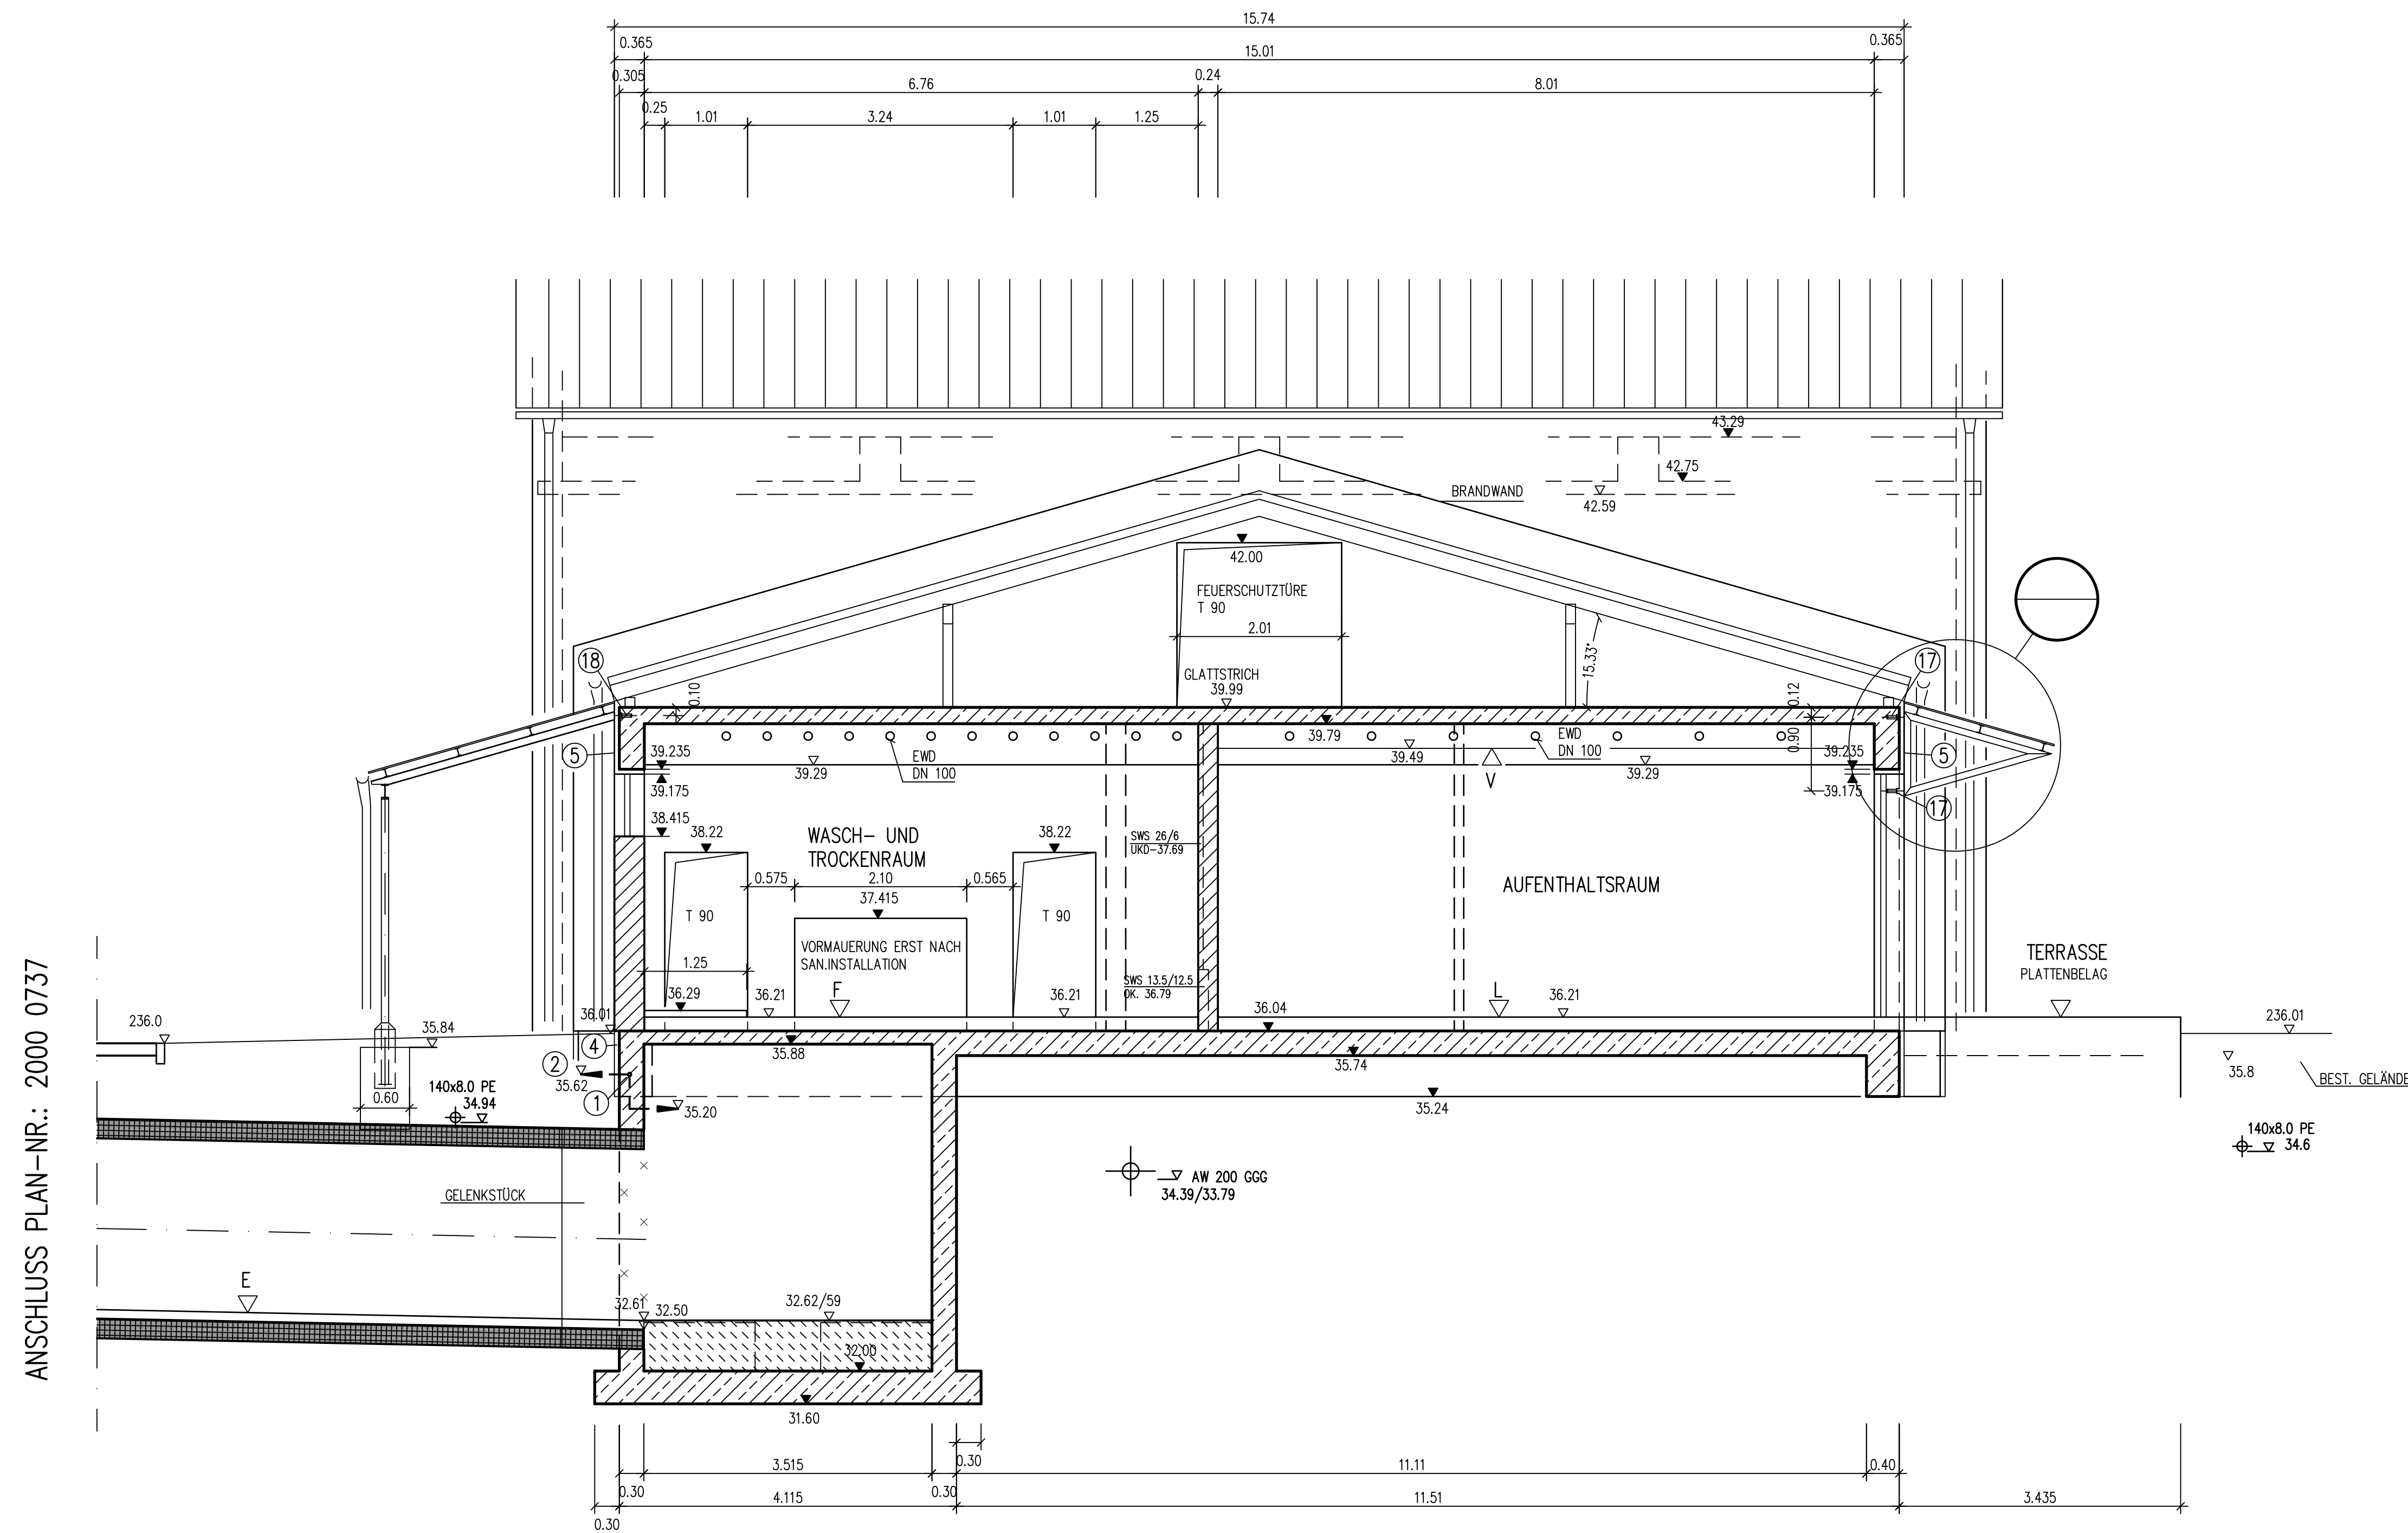

- ## LEGENDE

- 1 FUNDAMENTENDER, DN 480 I-F 30-ST
- 2 ERDUNGSDURCHFÜHRUNG HDE-P, FAB. HAUFF
- 3 SML-ANSCHLUSSSTÜCK MIT KURZMUFFE, DN 100
- 4 PERIMETERDÄMMUNG WÄNDE, d = 6 cm
- 5 WÄRMEDÄMMUNG MEHRSCHICHTPLATTE, d = 6 cm
- 6 ANKERPLATTEN 200/200, 13 MIT OBERTEIL PAN 9392.30.30
- 7 AUFSATZSTÜCK PAN 5084.89
- 7 BODENANBLAU DN 70, PAN 9327.07 MIT OBERTEIL PAN 9392.37.30
- 8 AUFSATZSTÜCK PAN 5141.89
- 8 BODENANBLAU DN 70, PAN 9327.89
- 9 BELÜFTUNGSKAMM EDELSTAHL DN 150 (SCHLOSSER)
- 10 MAUERANSCHLUSS-SCHENKEN JTA 400/22
- 11 SML-ROHR MIT MAUERFLANSCH, DN 100
- 12 ANKERPLATTEN 200/200, 15, BODENPLATTE
- 13 ANKERPLATTEN 200/200, 15 MIT AUFGESCHWEISSTEM C 160, TORSTU
- 14 KANTENSCHUTZ WNR. 14571
- 15 ANKERSCHENKE PROFIL 52/34 Q, WNR. 14571;
(KURZSTÜCK MIT 3 ANKERN, L=550mm)
- 16 ANKERSCHENKE PROFIL 49/30 , WNR. 14571;
(KURZSTÜCK MIT 3 ANKERN, L=350mm)
- 17 ANKERSCHENKE PROFIL 38/38 , WNR. 14571;
(KURZSTÜCK MIT 2 ANKERN, L=250mm)
- 18 WIE 17, JEDOCH L=300mm

- | | | | |
|--------|----------|---------|--|
| OZ 139 | | | |
| OZ 140 | | | |
| OZ 162 | | | |
| OZ 94 | | | |
| OZ 123 | | | |
| | 21 | | |
| OZ 184 | 20 | | |
| | 19 | | |
| OZ 182 | 18 | | |
| OZ 183 | 17 | | |
| OZ | 16 | | |
| OZ 124 | 15 | | |
| OZ | 14 | | |
| OZ 134 | 13 | | |
| OZ 135 | 14 | | |
| OZ 133 | 01.10.09 | GÖLLNER | DOKUMENTATION |
| OZ 145 | 15.03.02 | ENG. | FORTSCHREIBUNG UND ANPASSEN AN NN-HÖHEN |
| | 14.08.01 | ENG. | STATIKER: FREIGABE BIS HÖHE 240,10 m U.NN; |
| OZ 137 | 10.07.01 | ENG. | LEGENDE ERGÄNZT: FREIGABE FÜR KOPFBAUWERK UND GRUNDLEITUNGEN |
| OZ 136 | | | |
| | DATUM | NAM E | ART DER ÄNDERUNG |

- | | | | |
|-------|----------------------------------|---|------------------|
| ▽ | HÖHNENOTE FERTIGBODEN |  | STAHLBETON |
| ▽ | HÖHNENOTE ROHBODEN |  | MAUERWERK |
| BRHL | BRÜSTUNGSHÖHE V. FB BIS ROHR. |  | FERTIGTEILE |
| TL | TÜRSCHE V. FB BIS UK STURZ (ROH) |  | FÜLLBOLEN |
| < SB | SICHTBLETONFLÄCHEN | W= WAAGRECHT | |
| < SB1 | RAUPSPONDUSCHLITZ | S= SENKRECHT | SONDERABFLÜSSE: |
| < SB2 | SEIFENKLEIN | | H HEIZUNG |
| < SM | SICHTMAUERWERK | | M MASCH. ANLAGEN |
| < F | FLIESEN | < L | LEINOLEUM |
| < K | KLINKER | | E ELEKTRO |
| < P | PUTZ | | L LÜFTUNG |
| < A | ANSTRICH | | A ANDERE |
| < D | DOPPELBODEN | | |
| < E | ESTRICH | | |
| < V | VERKLEIDUNG | | |
| DD | DECKENDURCHBRUCH |  | SCHNITT |
| WD | WANDDURCHBRUCH |  | GRUNDRISS |
| FD | FÜßBODENDURCHBRUCH |  | |
| DS | DECKENSCHLITZ |  | |
| WS | WANDSCHLITZ |  | |
| BS | BODENSCHLITZ |  | |
| BK | BODENKANAL |  | |
| | |  | |

Firma:	Plan-Nr.:	Datum:
Fa. Wolschmidt	Grundriss	14.02.2005
Fa. Wolschmidt	Verlegungsplan Fußboden.	14.02.2005
Fa. Wolschmidt	Schritte 2, 10	14.02.2005
Fa. Wolschmidt	Schritte 4, 12	14.02.2005
Fa. Wolschmidt	Schritte 3, 13	14.02.2005
Fa. Wolschmidt	Schritte 6, 10	14.02.2005
Fa. Wolschmidt	Schema, Heizung Lüftung	18.06.2004
Fa. Lutz	Grundriss Sanitär	17.04.2003
Fa. Konecranes	Einträger Hängekran	31.04.2002

Bestand Technische Ausrüstung siehe
Installationspläne der Maschinenfirmen

BEILAGE BLATT: BLATT: 13.6

STADT BAMBERG
ABWASSERANLAGE

KLÄRWERK

SOZIALGEBÄUDE MIT
ERKSTÄTTEN
CHNITTE 3+13

Auflr.Nr. R 668 04 A	Plan Nr. 2001 0083	Maßstab 1:50
Beorb. <i>Euf</i>	Gez. 17.04.2001 <i>Euf</i>	Gepr.
Geänd.	Geänd.	Geänd.

miller
Ingenieurbüro

Dipl.-Ing. Otto Miller
Dipl.-Ing. Michael Miller
Beratende Ingenieure
Kieslingstraße 78, D-90491 Nürnberg
Tel. 0911 51990-0 ; Fax 0911 51990-80

Nürnberg.